
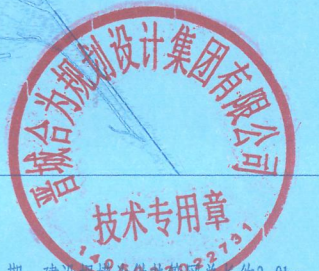


陵川县城集中供热扩面工程（2024年实施内容）一期总平面图一


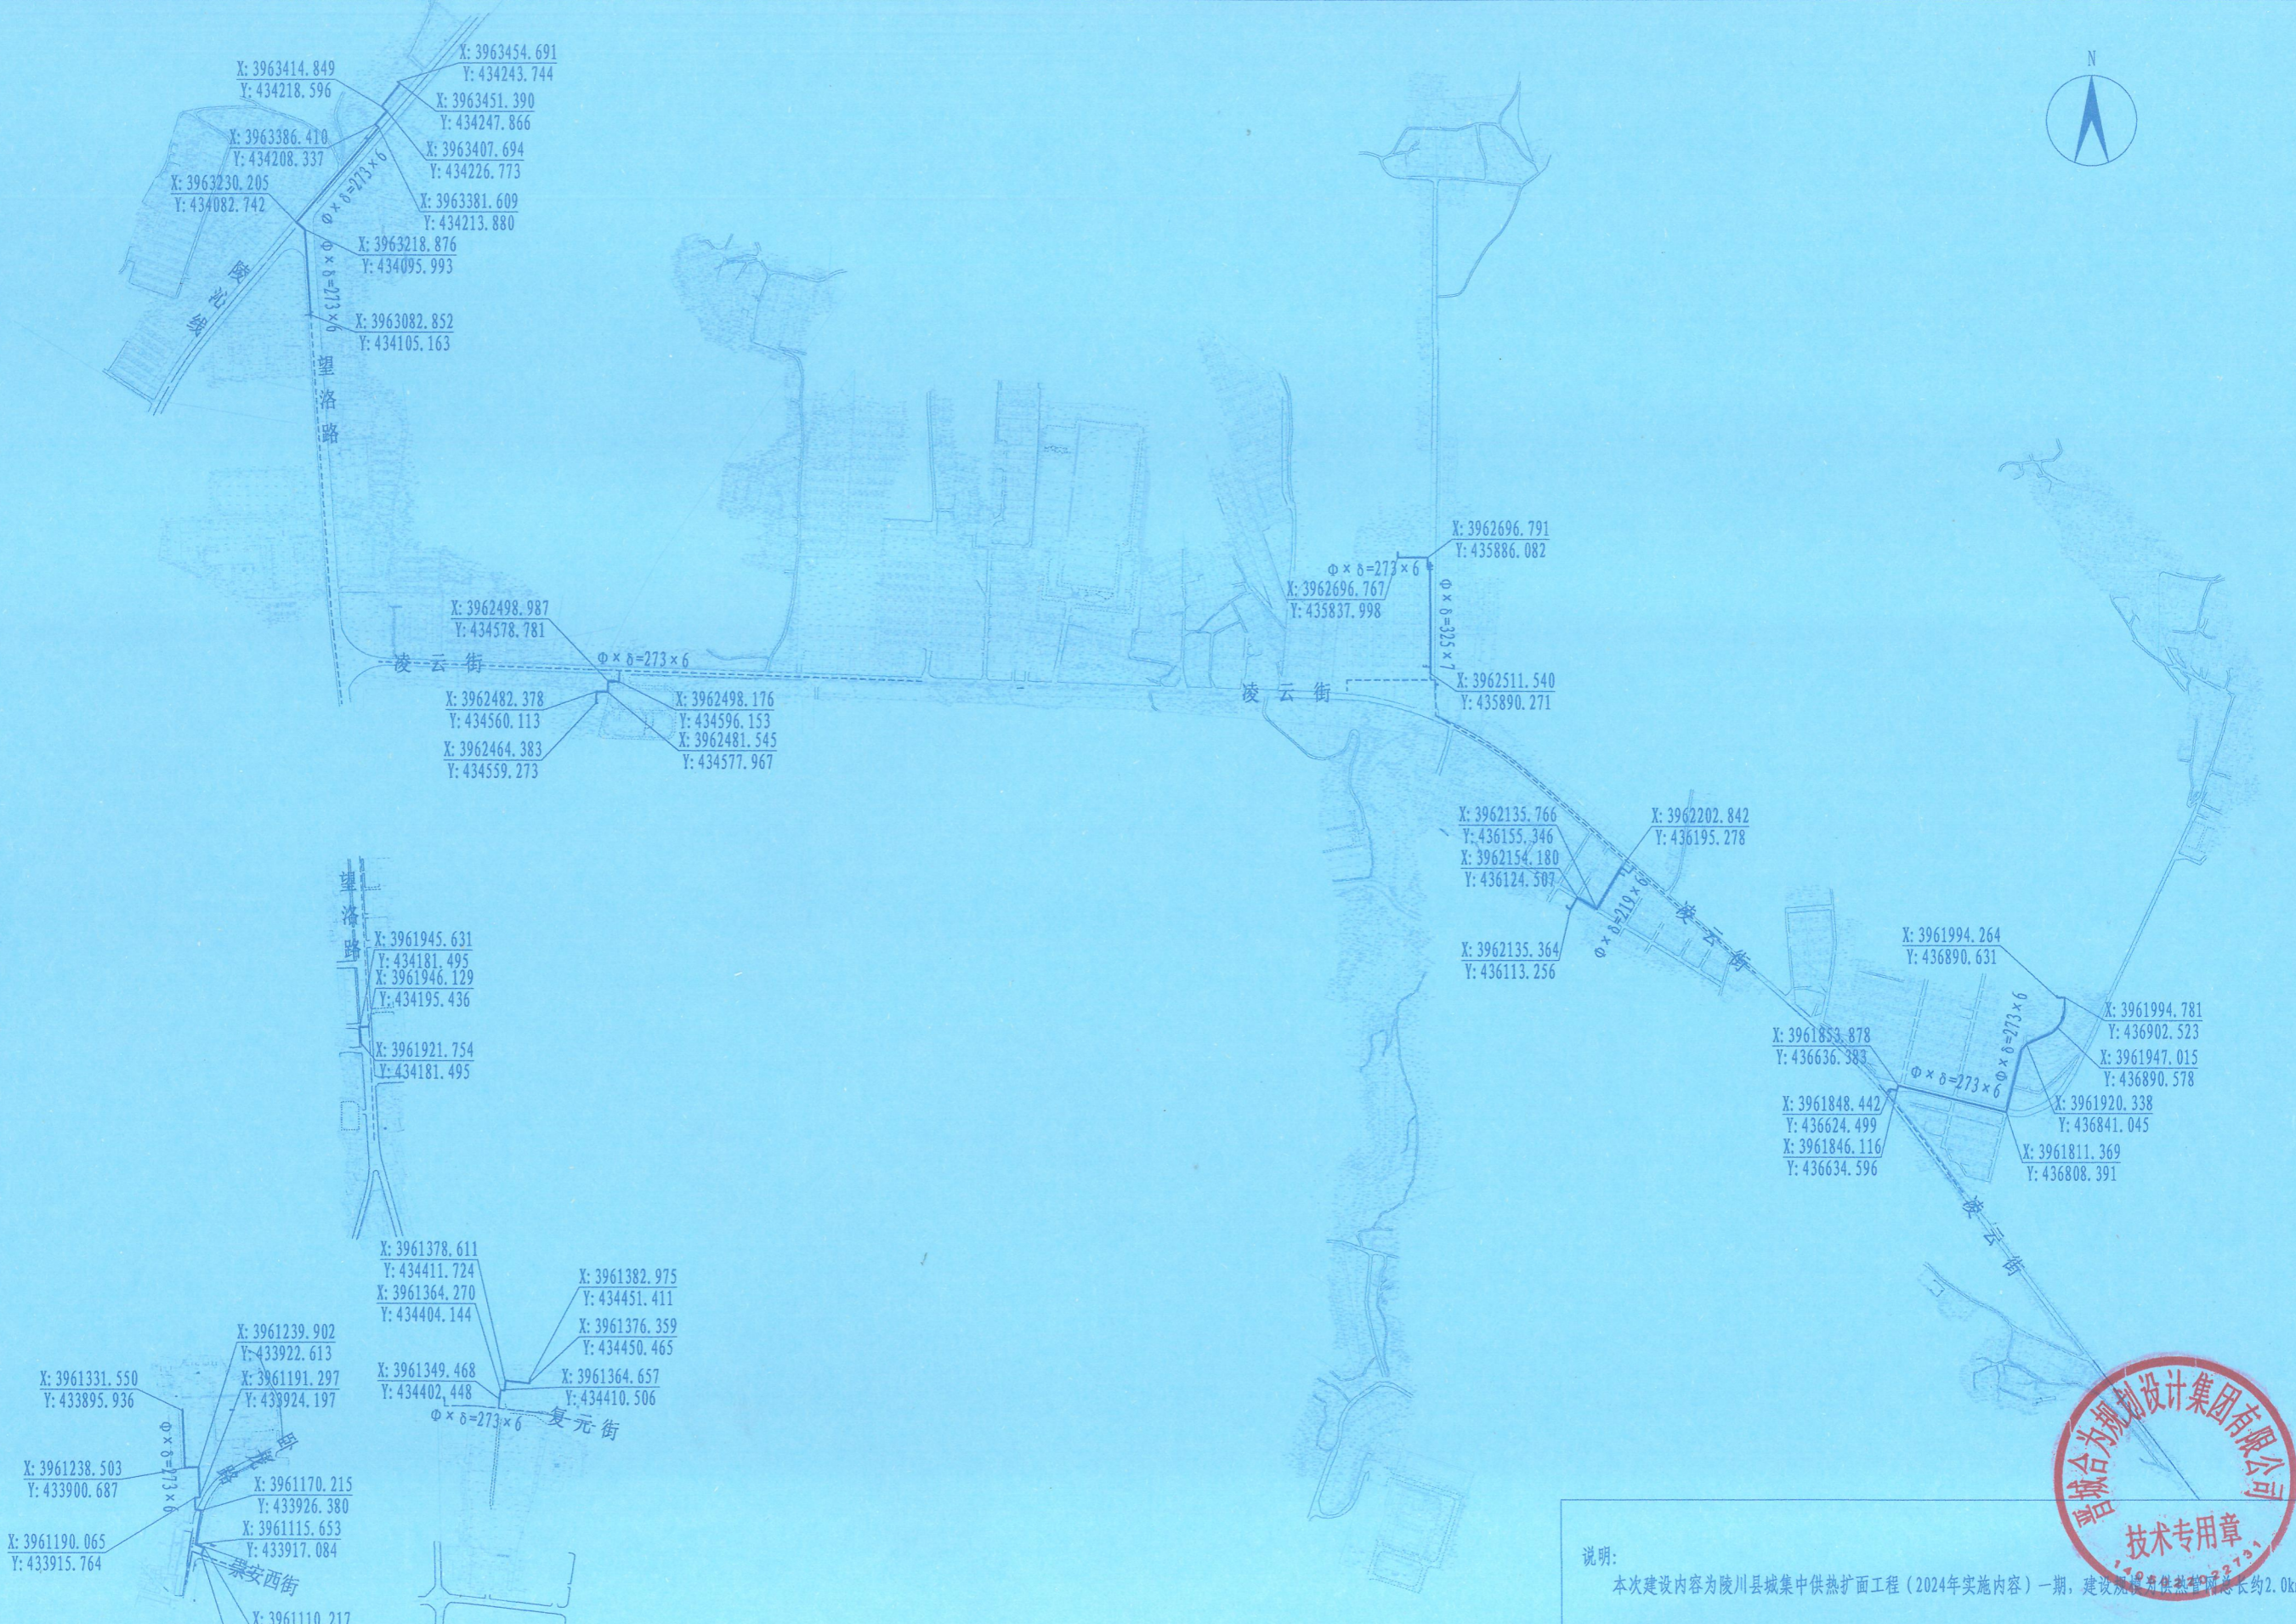


说明：
 本次建设内容为陵川县城集中供热扩面工程（2024年实施内容）一期，建设规模为供热管总长约2.0km。

- X: 3961331.550
Y: 433895.936
- X: 3961238.503
Y: 433900.687
- X: 3961190.065
Y: 433915.764
- X: 3961239.902
Y: 433922.613
- X: 3961191.297
Y: 433924.197
- X: 3961170.215
Y: 433926.380
- X: 3961115.653
Y: 433917.084
- X: 3961110.217
Y: 433931.077
- X: 3961098.683
Y: 433926.806
- X: 3961378.611
Y: 434411.724
- X: 3961364.270
Y: 434404.144
- X: 3961349.468
Y: 434402.448
- X: 3961382.975
Y: 434451.411
- X: 3961376.359
Y: 434450.465
- X: 3961364.657
Y: 434410.506

晋城合为规划设计集团有限公司 JINCHENG HEWEI PLANNING & DESIGN GROUP CO., LTD. 市政工程、乙级 证书编号: 4214013801	设计院 DESIGN DEPARTMENT 市政设计院	建设单位 CLIENT 陵川县鼎城供热有限公司	项目名称 PROJECT NAME 陵川县城集中供热扩面工程（2024年实施内容）	设计编号 设计阶段	项目负责人 田一鸣	校对 张丽娟	审核 程晶晶	图号 01
	合作设计单位 CO-OPERATED WITH 陵川县鼎城供热有限公司	子项目名称 SUB PROJECT NAME 供热工程	图名名称 DRAWING TITLE 总平面图1/2	设计人 李联波	设计人 程晶晶	制图人 程晶晶	日期 2024.01	

陵川县城集中供热扩面工程（2024年实施内容）一期总平面图二

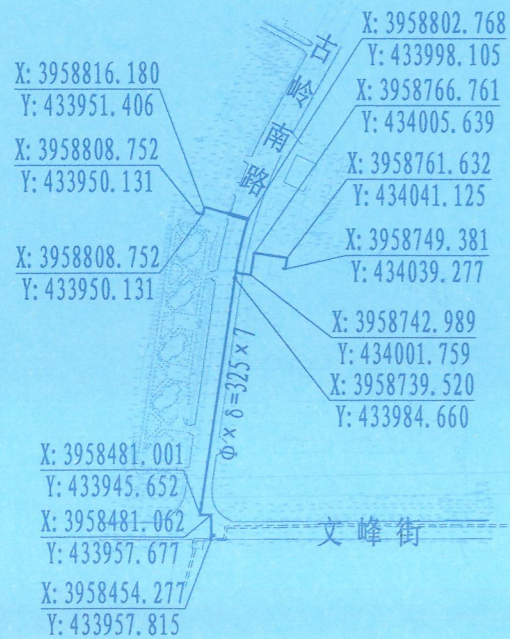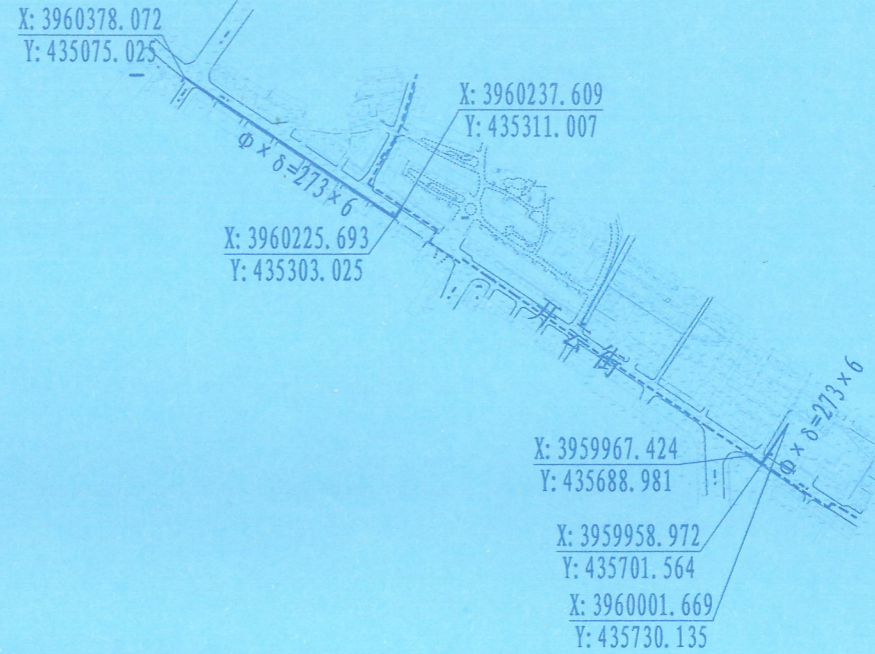

说明：
本次建设内容为陵川县城集中供热扩面工程（2024年实施内容）一期，建设规模为供热管网总长约2.0km。

晋城合为规划设计集团有限公司 JINCHENG HEWEI PLANNING & DESIGN GROUP CO., LTD. 市政工程·乙级 证书编号: A214013501	设计院 DESIGN DEPARTMENT 市政设计院	建设单位 CLIENT 陵川县昌城供热有限公司	项目名称 PROJECT NAME 陵川县城集中供热扩面工程（2024年实施内容）	设计编号 设计阶段 设计专业	项目负责人 田一鸣	设计人 程晶晶	审核人 程晶晶	制图人 程晶晶	日期 2024.01
	合作设计单位 CO-OPERATED WITH	子项目名称 SUB PROJECT NAME 供热工程	图框名称 DRAWING TITLE 总平面图2/2	写意人 田一鸣	审核人 程晶晶	制图人 程晶晶	日期 2024.01		